


添付資料9 移設対象物位置図

石碑①

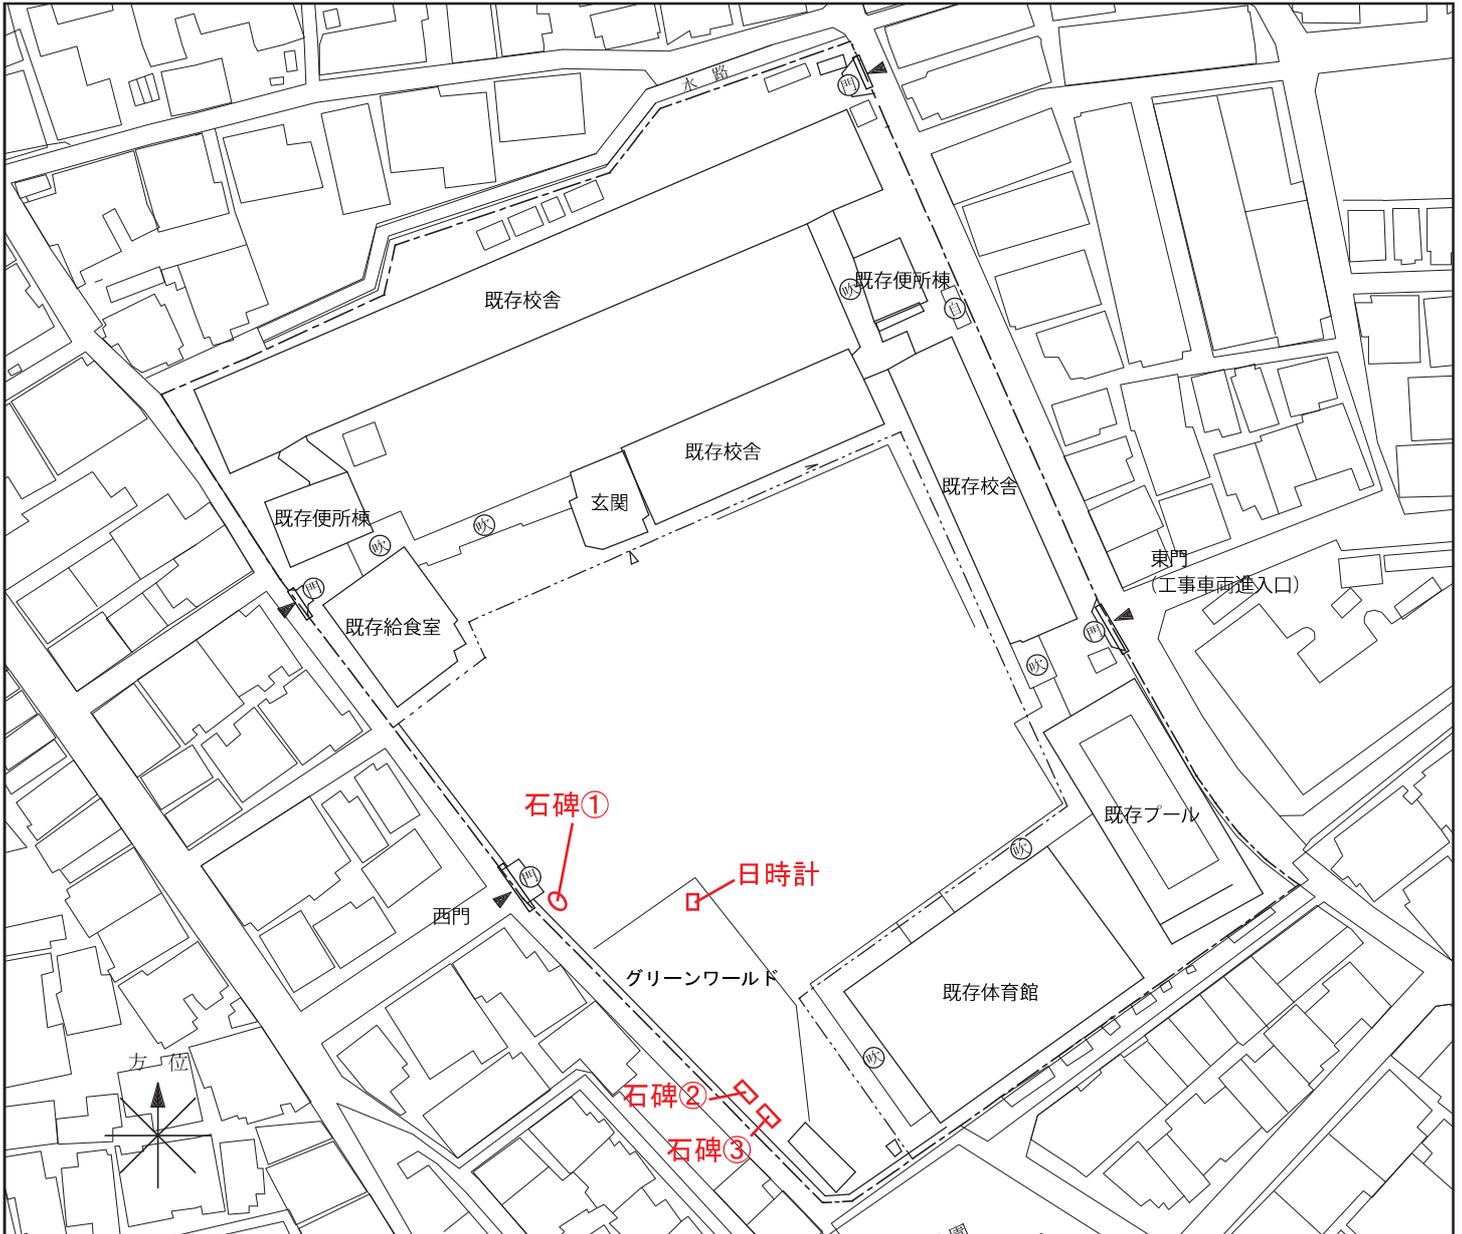

日時計




 
石碑②



石碑③



下坂部小学校平面図 S=1:500

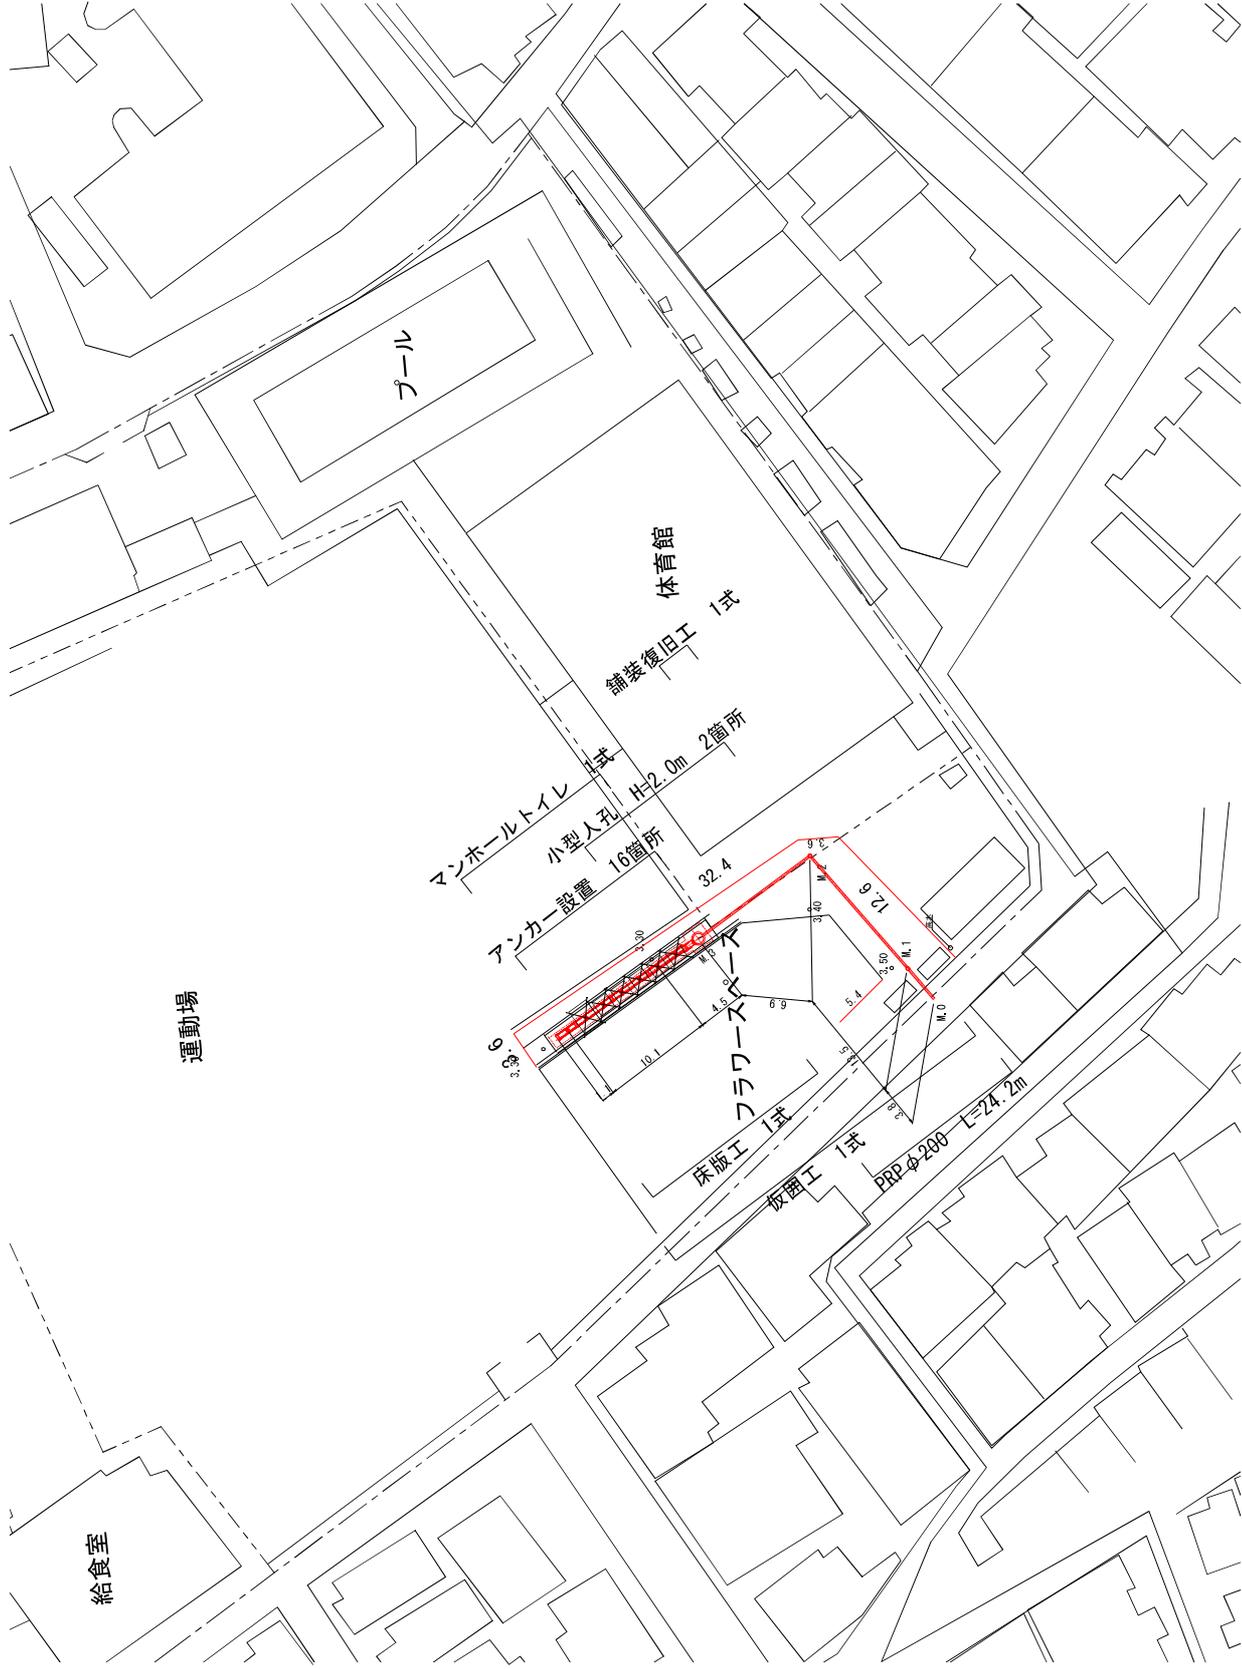

課長	課長補佐	係長	主任	係

事業名	令和3年度	公共下水道事業		
工事名	下坂部小マンホールトイレ設置工事			
排水区名	北部処理区	管渠番号		
種別	平面図 (下坂部小学校)			
図面番号	1 / 2	縮尺		
課長	課長補佐	係長	主任	係
		製図年月日		
尼崎市公営企業局上下水道部下水道建設課				

